


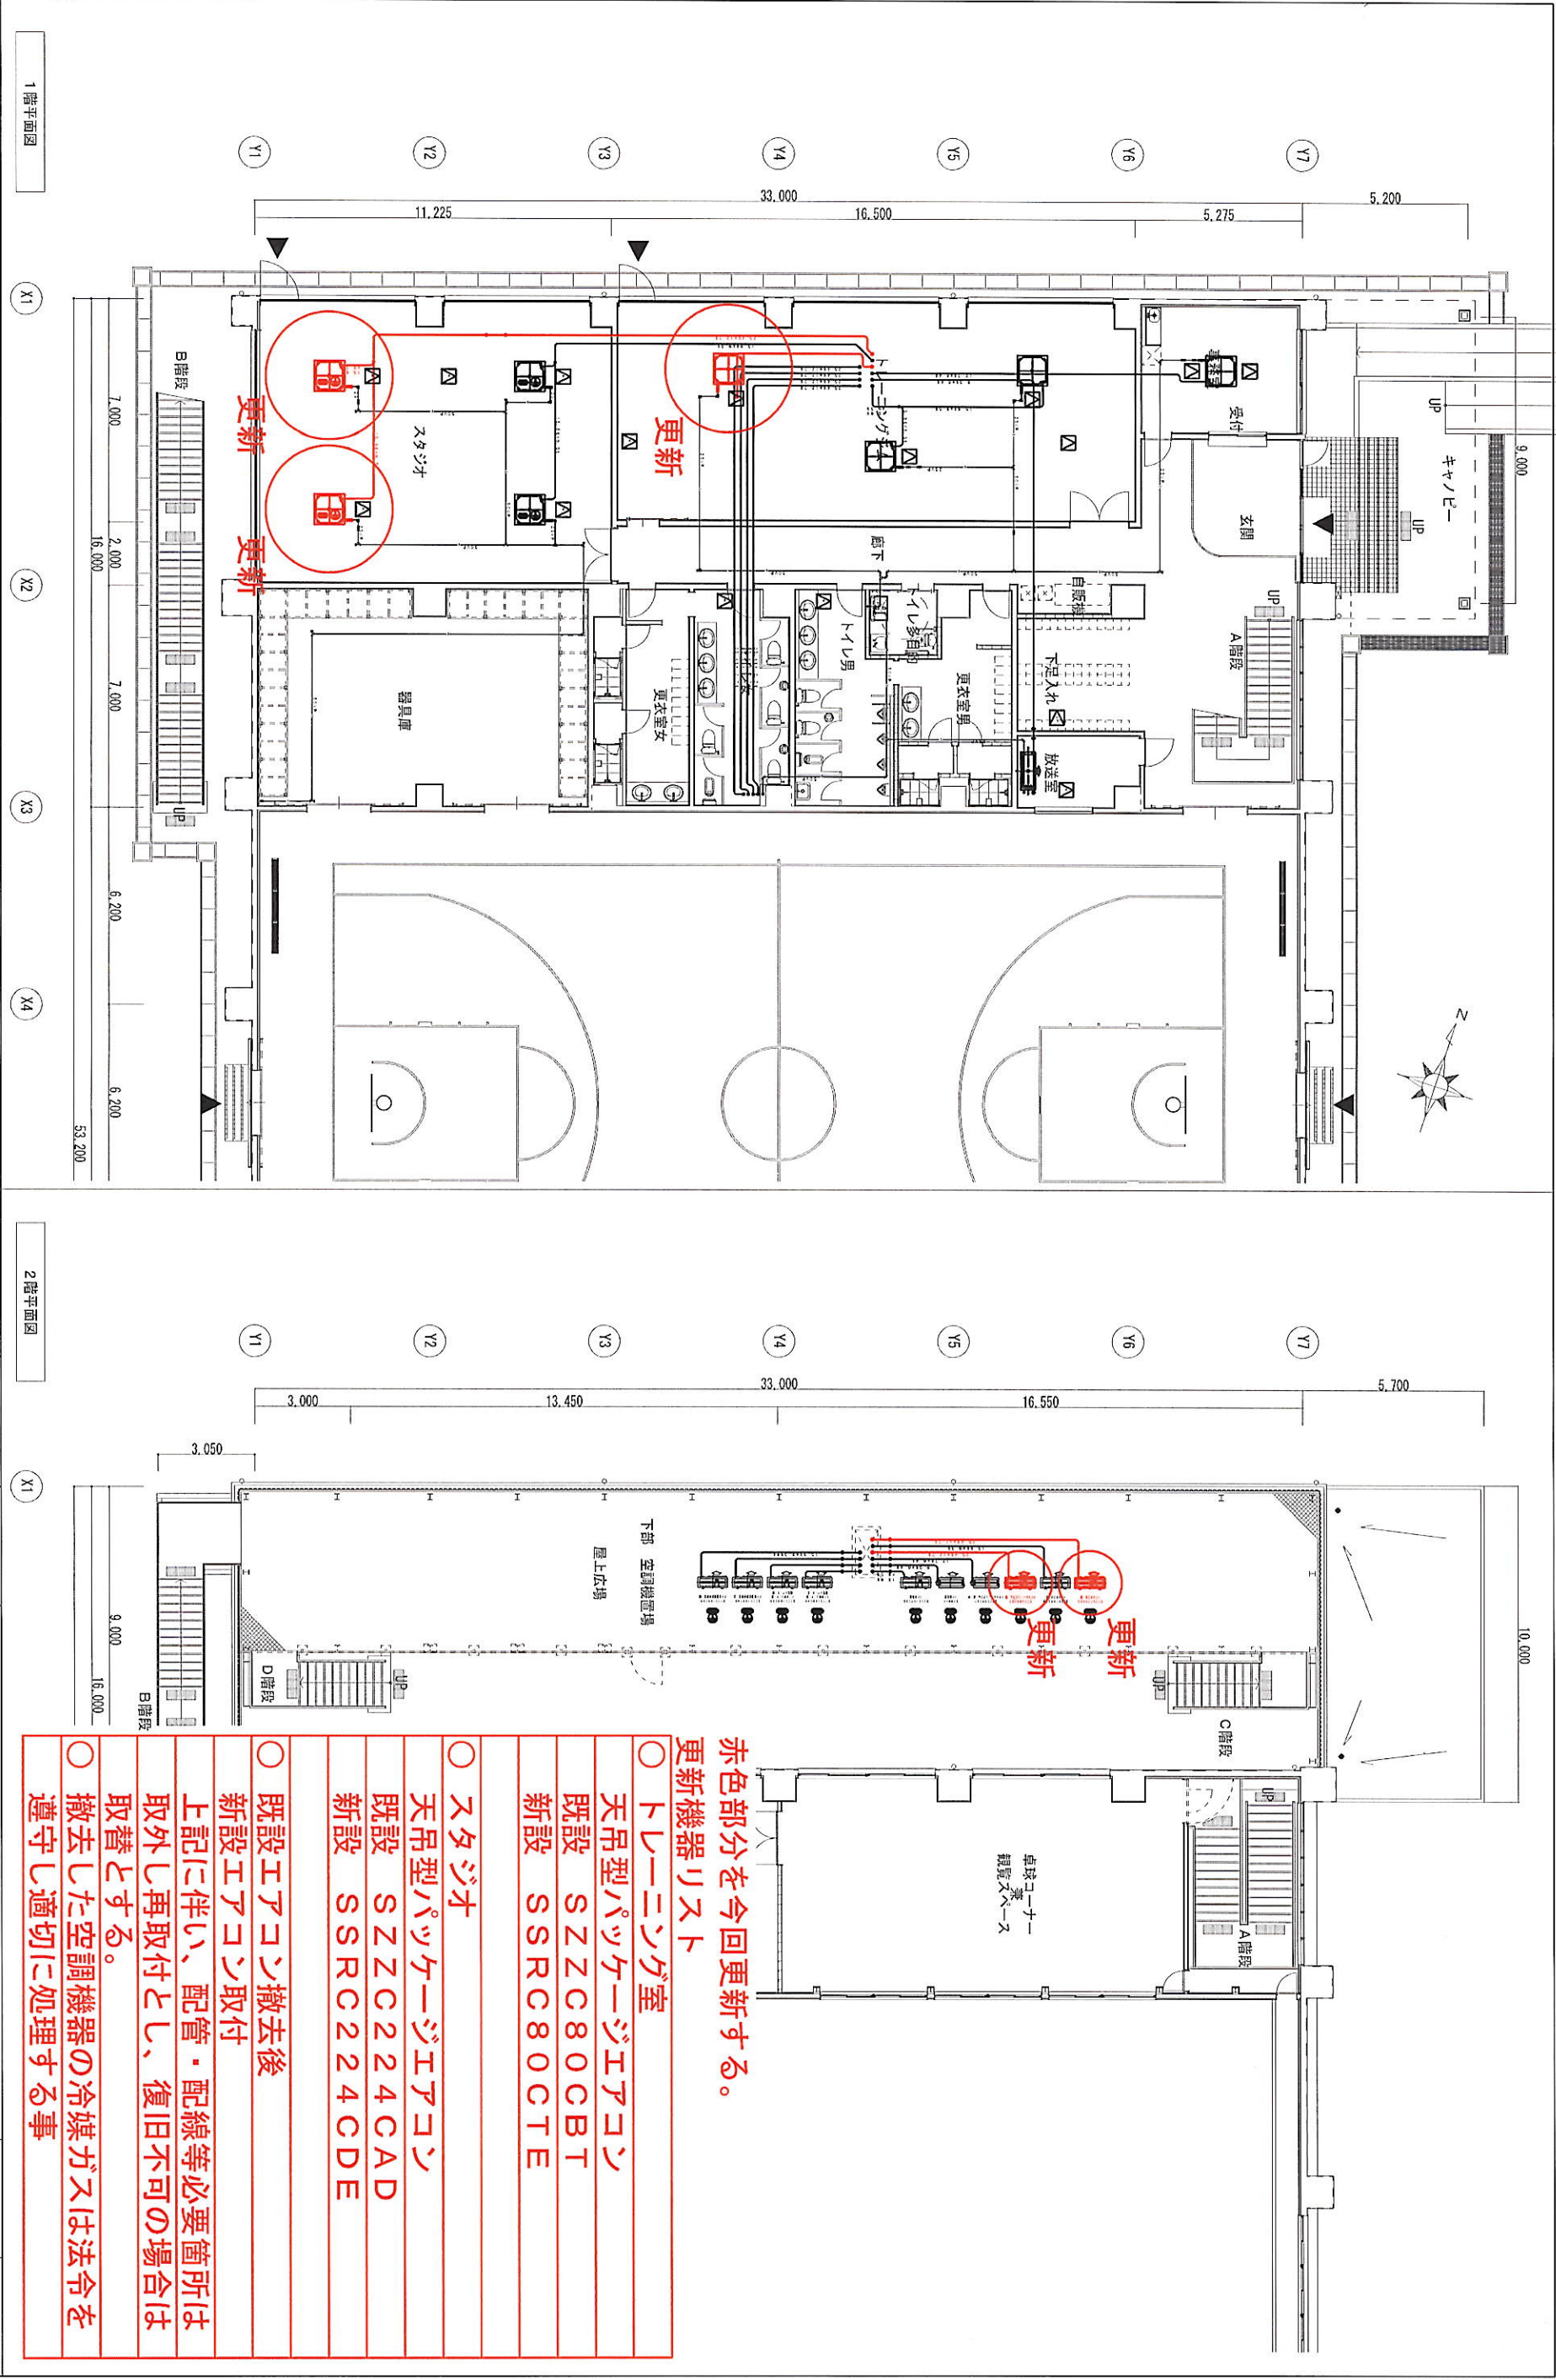

○ トレーニング室
天吊型パツケージエアコン
既設 SZZC80CBT
新設 SSRC80CTE
○ スタジオ
天吊型パツケージエアコン
既設 SZZC224CAD
新設 SSRC224CDE
○ 既設エアコン撤去後
新設エアコン取付
上記に伴い、配管・配線等必要箇所は
取外し再取付とし、復旧不可の場合は
取替とする。
○ 撤去した空調機器の冷媒ガスは法令を
遵守し適切に処理する事

工事名	新居体育館	エアコン取替修繕	図面名	空調設備図	縮尺	S=1/200 (A3)	図面番	湖西市教育委員会	スポーツ・生涯学習課	図番	1/1
-----	-------	----------	-----	-------	----	-----------------	-----	----------	------------	----	-----